



11 11a 12 13 13a 14 15 16 16a 17 18 19 20

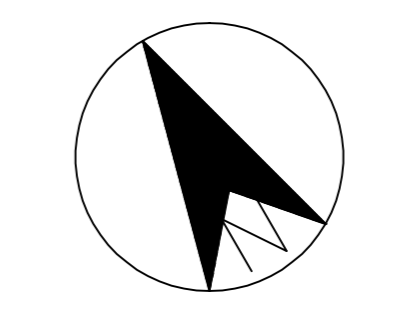

A B C D E

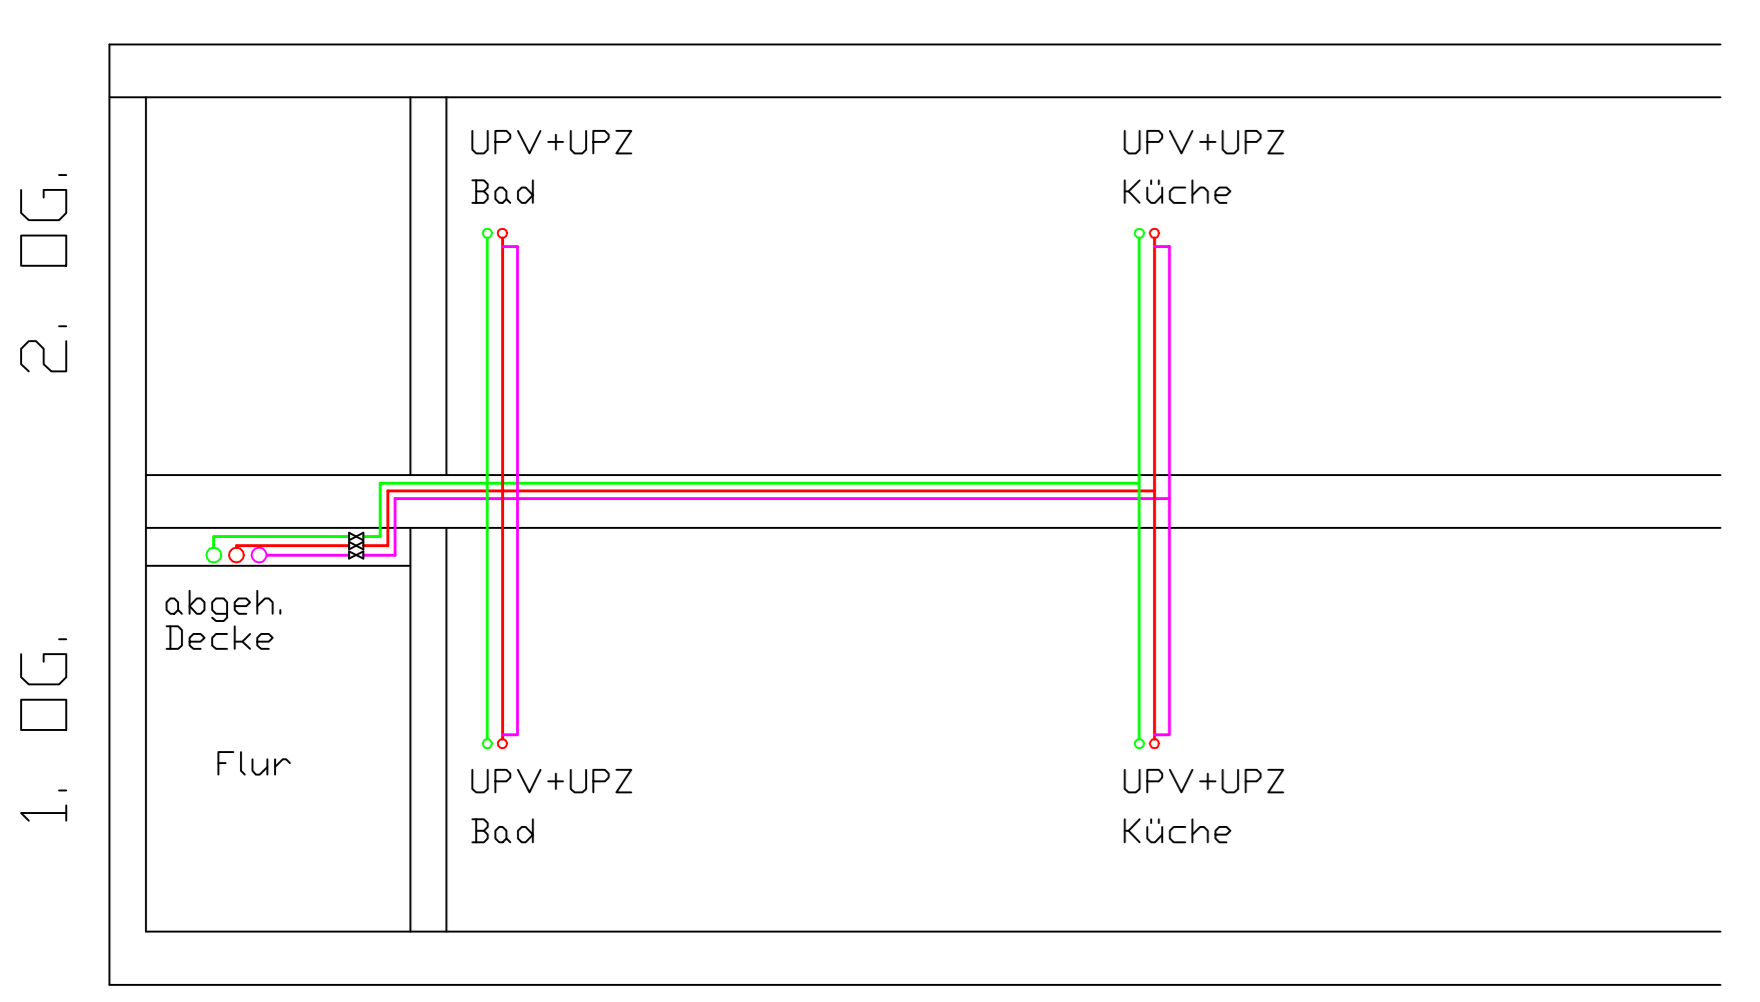

Systemdarstellung
Wasserverteilung



- Legende**
- Trinkwasser kalt
 - Trinkwasser warm
 - Trinkwasser Zirkulation
 - Schmutzwasser
 - Regenwasser
 - Mischwasser
- Sämtliche Auflagen, Hinweise und Ergänzungen aus der Baubeschreibung sind zu berücksichtigen.
Dimensionen der Anschlussleitungen siehe Strangschema
- BRH
 - rh
 - NA
- Neues Bauteil gem. Statik und Brandschutznachweis

Index	Datum	Bezeichnung
A	13.03.2008	diverse Ergänzungen

Bauvorhaben:
FZ-Wohnen GmbH
Familienzentrum 6
91332 Heiligenstadt i. Ofr.

38 Seniorenwohnungen Haus Leinleiter Tal

Architekt:
Dipl.-Ing. Ulrich K. Arndt
Leydenallee 37 b
12167 Berlin

Gebäudetechnik:
Heizung / Sanitär / Lüftung / Elektro
Planungs- u. Sachverständigenbüro
Archim Frey
Peter - Vischer - Straße 14
12157 Berlin
T.: 030.79784685
M.: 0171.7449302

Gewerk: Sanitär
Planinhalt: Grundriss 1. OG.
Planstand: 13.03.2008 - Index A
Maßstab: 1 : 100
Datum: 03.03.2008
Blatt-Nr.: SW6 04HLS

SW6 03 Grundriss 1. OG